


2 этаж

Примечание:

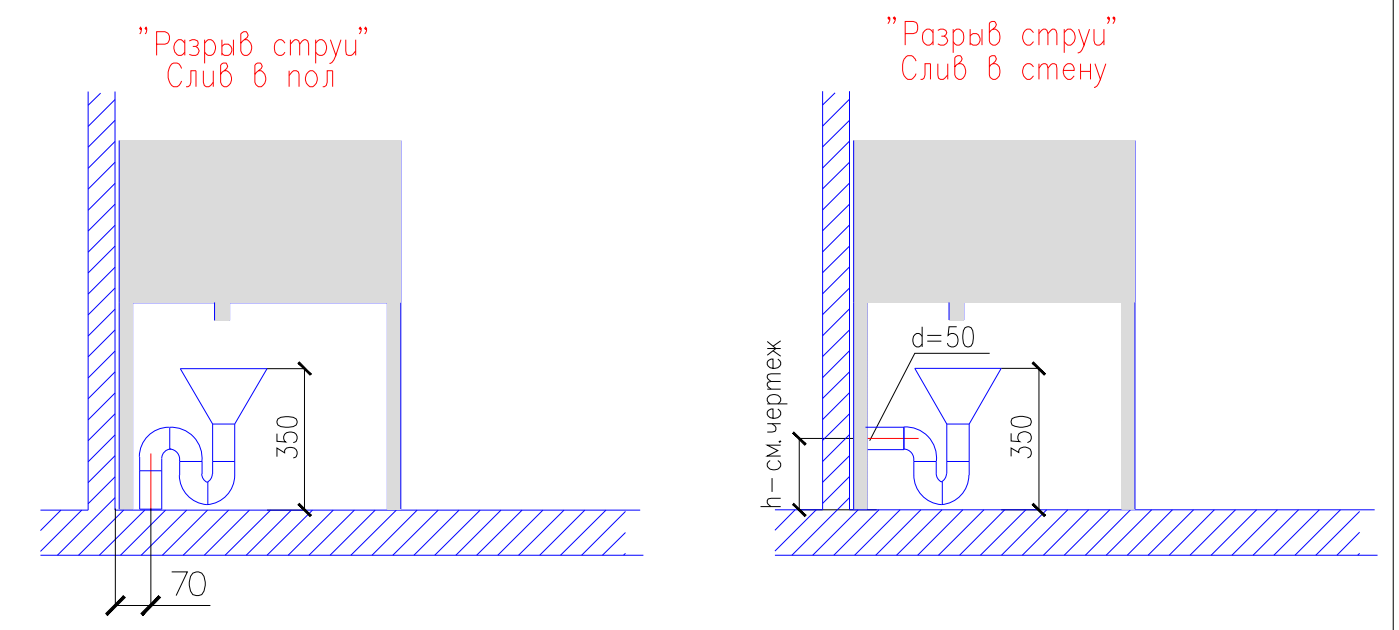

условное обозначение	ф. трубы	табличное обозначение
●	1/2"	горячая вода
●	2"	слив
●	4"	трап
●	4"	сливной лоток

ГВ - горячая вода
ХВ - холодная вода
К - канализационный слив
ТР - трап




высота выхода трубы +350

новый цвет и на обозначение

пм26-гв,х,к
пм26-тр

1. Установку жироловушек на выпуске канализации предусмотреть разделом ВК

Инд. № подл.	Подп. и дата	Взам. инв. №

						Заказчик: ПАО «ГК «Космос». Технологические решения комплекса предприятий общественного питания. Адрес: г. Москва, пр-т Мира, д.150		
Изм.	Кол.уч.	Лист № док.	Подп.	Дата				
ГИП		Михайлов А.А.		2019			Стадия	Лист
Нач. отд.		Словянских Н.В.		2019		План второго этажа	П	8
Исполн.		Корягина Н.В.		2019				Листов
								13
Н. контр.						Монтажный план подвода холодной, горячей воды и канализации к технологическому оборудованию. М 1:150	ООО "Генлюкс" Москва, Б. Черкизовская ул., д.5, корп. 8, стр. 1	