


Согласовано				
Изм.	Кол. уч.	Лист	№ док.	Подп.
Гип	Михайлов А.А.	2019		
Нач. отд.	Славянских Н.В.	2019		
Исполн.	Корягина Н.В.	2019		
Н. контр.				
Изм.	Кол. уч.	Лист	№ док.	Подп.
Гип	Михайлов А.А.	2019		
Нач. отд.	Славянских Н.В.	2019		
Исполн.	Корягина Н.В.	2019		
Н. контр.				

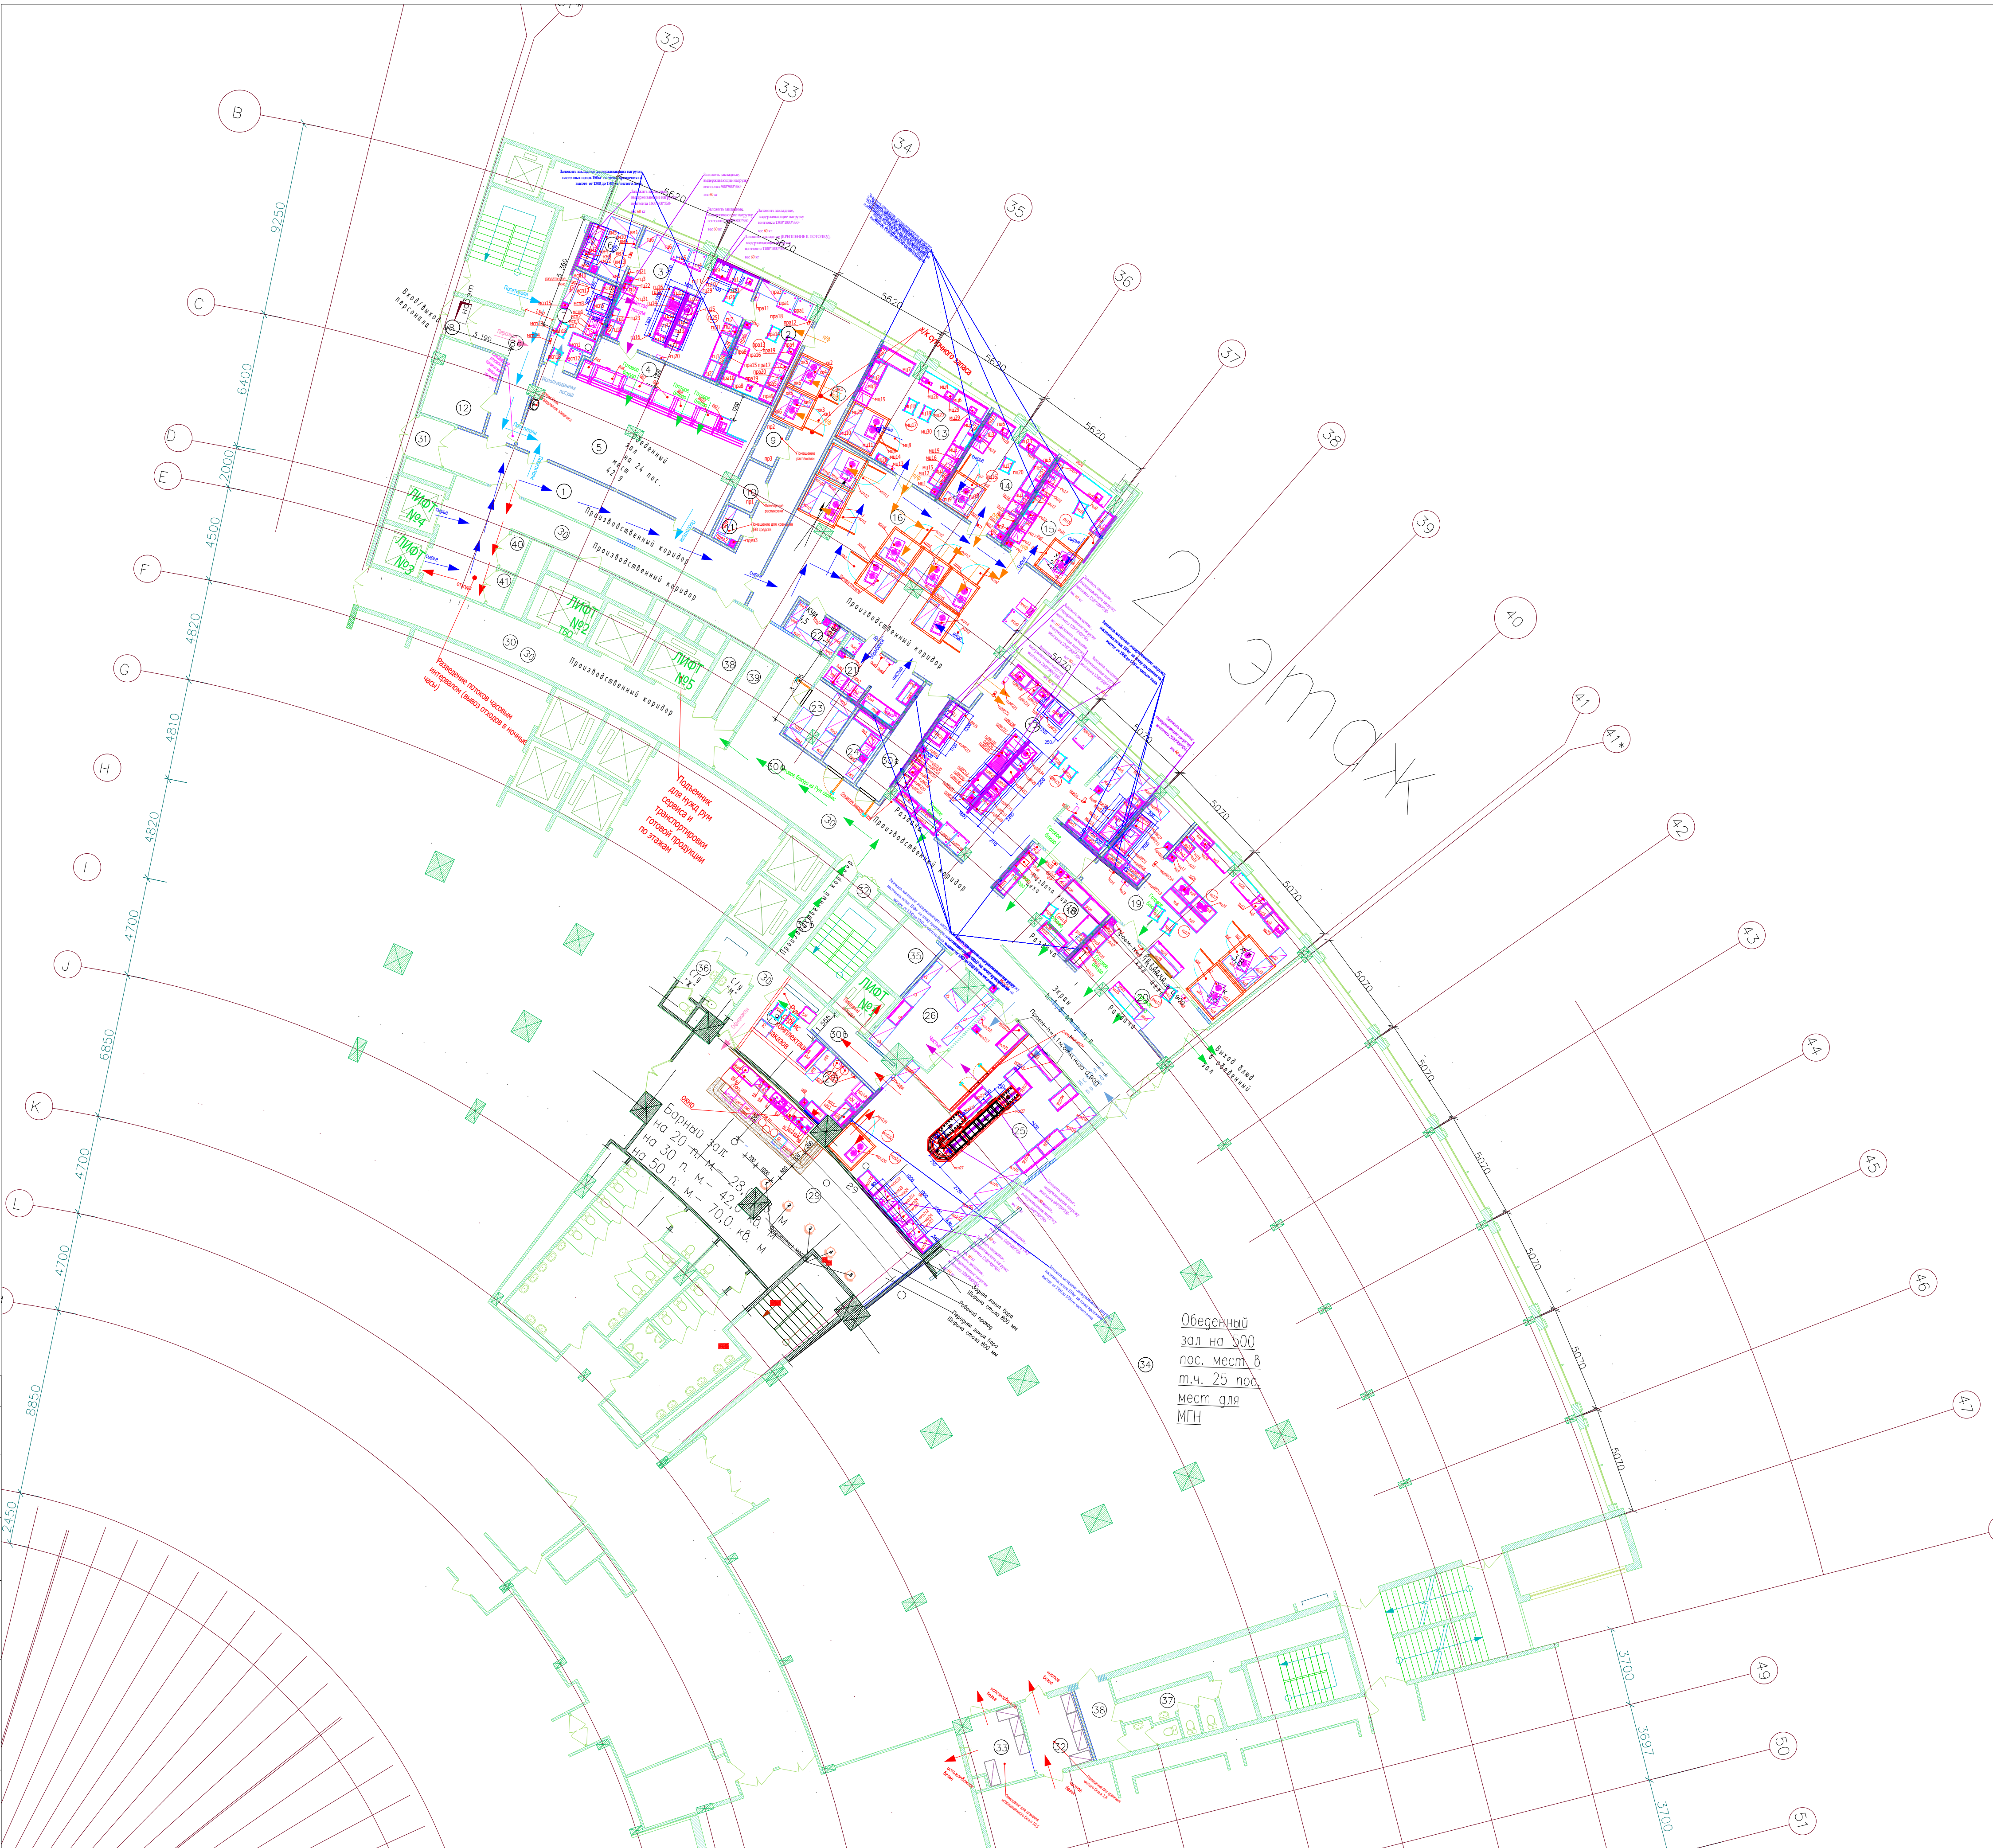

1. Обеспечить грузоподъемность крепления полок 150кг на точку крепления полок.
2. Необходимо предусмотреть "закладные" для настенного оборудования - полок, шкафов, вентзонтов, водонагревателей и душей. Позиции по спецификации технологического оборудования.
3. Зонты крепятся на высоте от "ч/п" - 1800-2000 мм до нижней кромки.
4. В качестве "закладных" использовать металлический профиль или деревянный брус
5. Полки и шкафы крепятся на высоте 1500мм от "ч/п" до нижней отметки полки

Указания по проектированию раздела ОВ

1. Отсосы местные вентиляционные предназначены для улавливания избыточного тепла, влаги, продуктов сгорания и улучшения микроклиматических условий в рабочей зоне. Приточно-вытяжные зонты устанавливаются над тепловым оборудованием, создают воздушную завесу за счет системы притока.

Зонты оснащены съемными жирулавливающими лабиринтными фильтрами и краном для слива жира. Пристенное и центральное исполнение позволяет выбрать наиболее оптимальный вариант вытяжного зонта.

Зонты могут комплектоваться освещением и отверстием под воздуховод.

2. Вентиляционные зонты учтены в разделе ТХ.

3. Для вытяжных зонтов предусмотреть подвод электричества, еввророзетку

4. Подвесные (натяжные) потолки вешать после установки креплений вентиляционных зонтов.

5. Присоединительный фланец и промежуточный воздуховод в комплект поставки вентиляционных зонтов не входят.

6. Подключение вентзонтов к вытяжной системе выполняет Покупатель силами подрядчика по ОВ.

						Заказчик: ПАО «ГК «Космос». Технологические решения комплекса предприятий общественного питания. Адрес: г. Москва, пр-т Мира, д.150				
Изм.	Кол.уч.	Лист	№ док.	Подп.	Дата	План второго этажа	Стадия	Лист	Листов	
ГИП		Михайлов А.А.	2019				П	9	13	
Нач. отд.		Славянских Н.В.	2019							
Исполн.		Корягина Н.В.	2019							
Н. контр.										
Монтажный план привязки вентиляционных зонтов. М 1:150							ООО "Генлюкс" Москва, Б. Черкизовская ул., д. 5, корп. 8, стр. 1			